

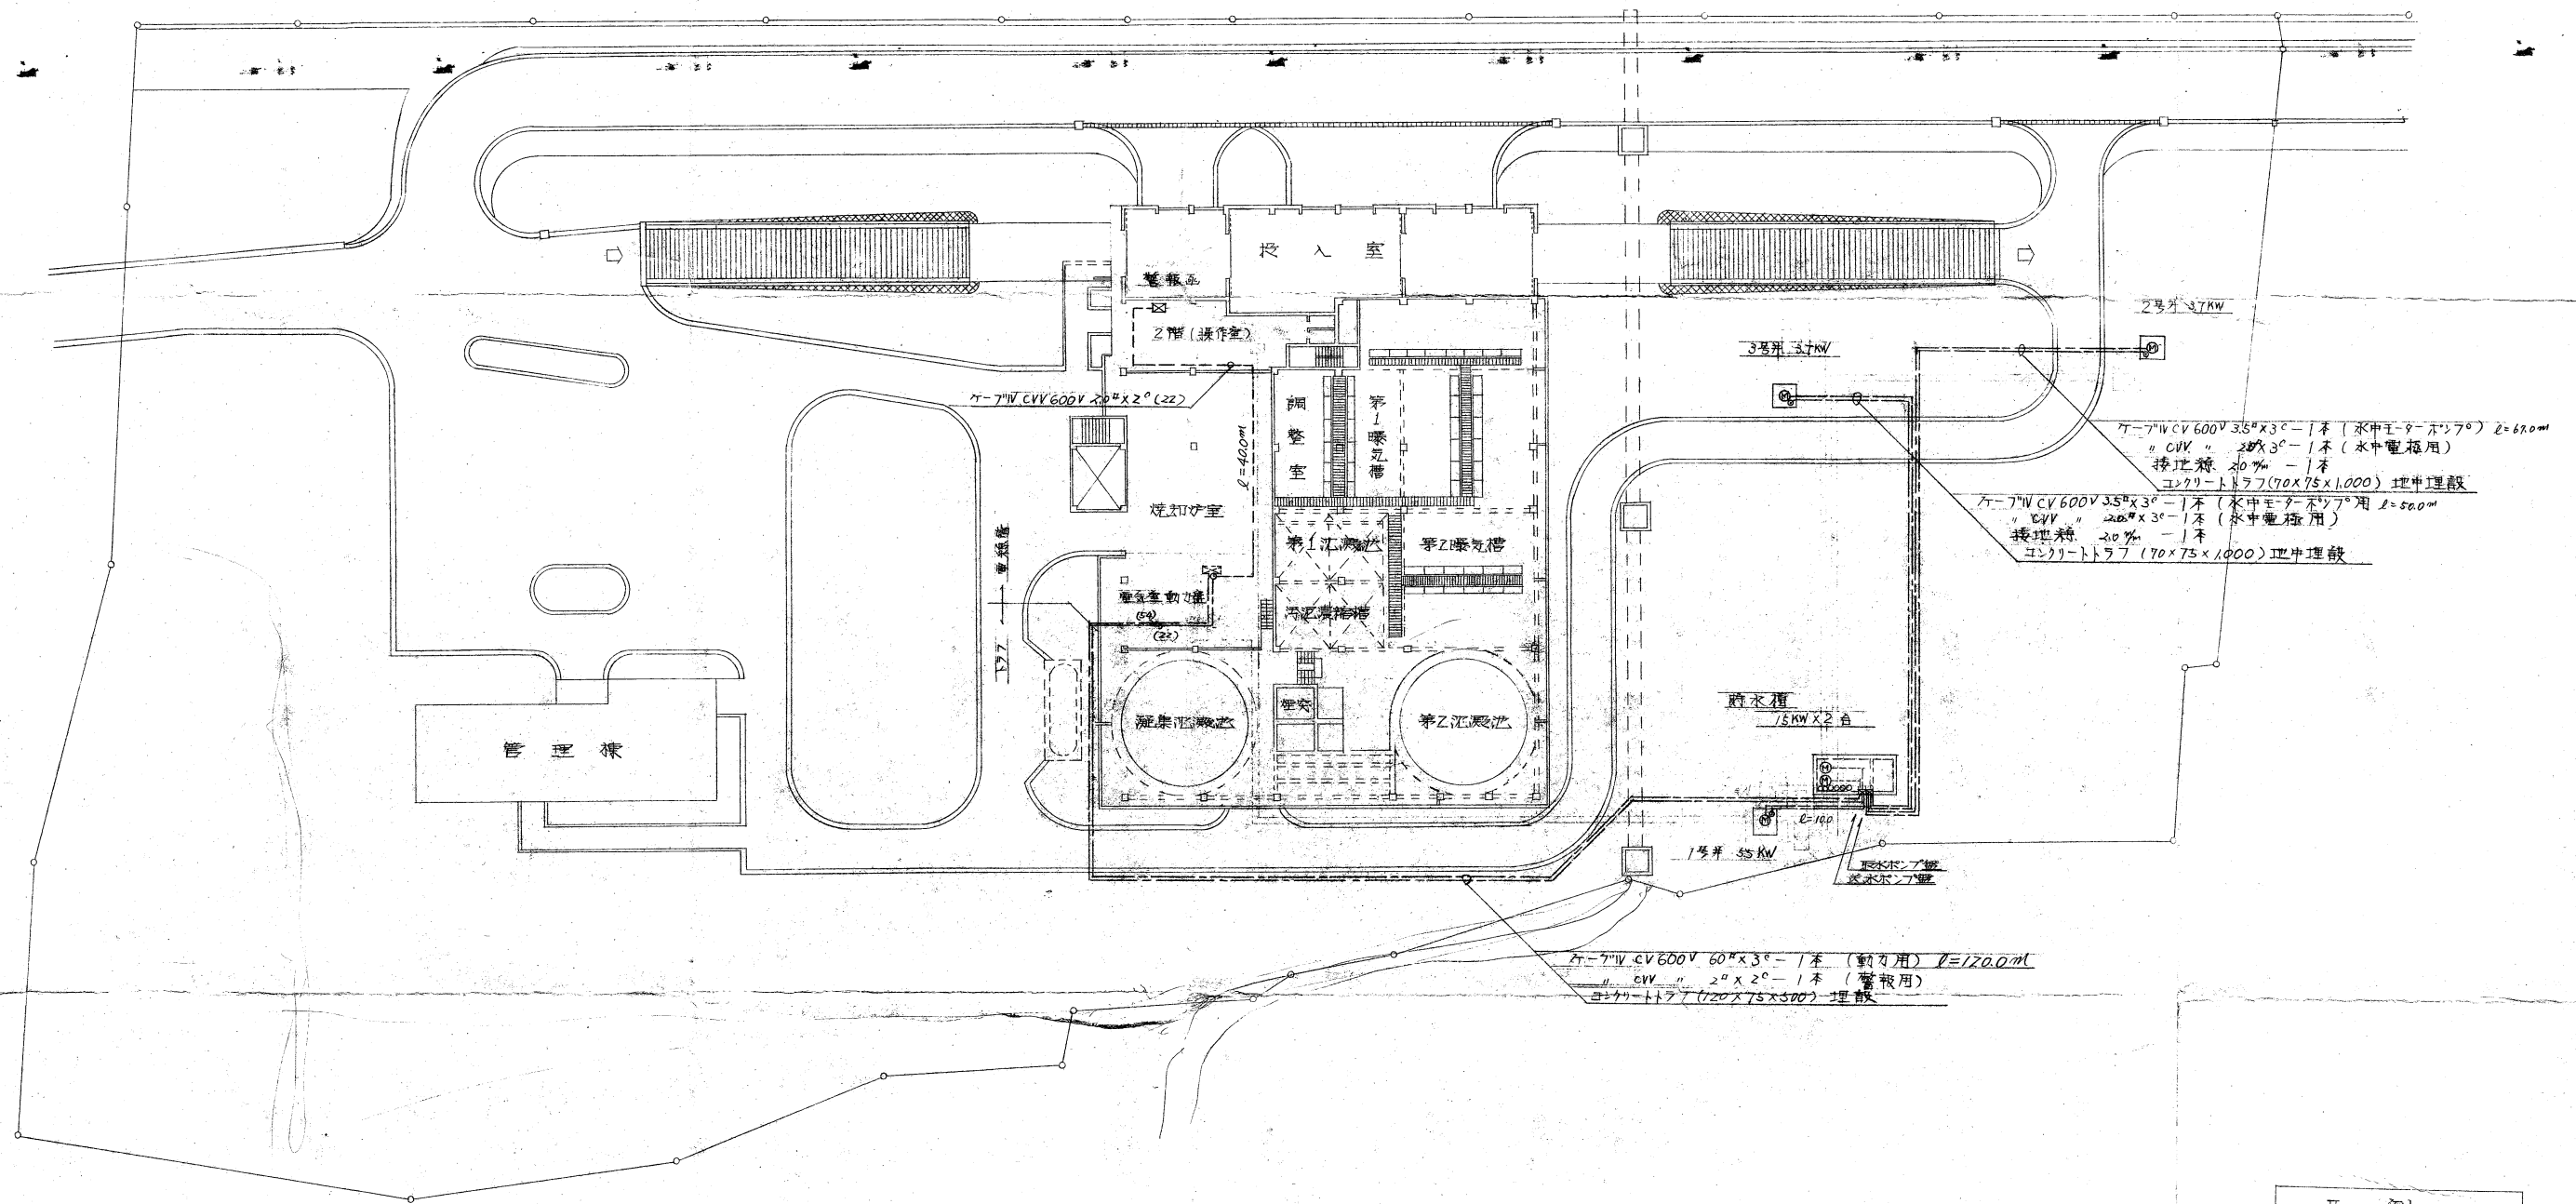


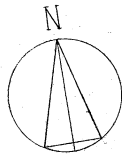









平面図 S=1:300

凡 例	
----	露出配管
----	地中埋設

工事名	富岡甘楽妙義衛生施設組合 100t/日し尿処理施設建設工事		
図面名	全体平面図	番付表	2番
縮尺	1/300		
設計者	久保田鉄工株式会社		

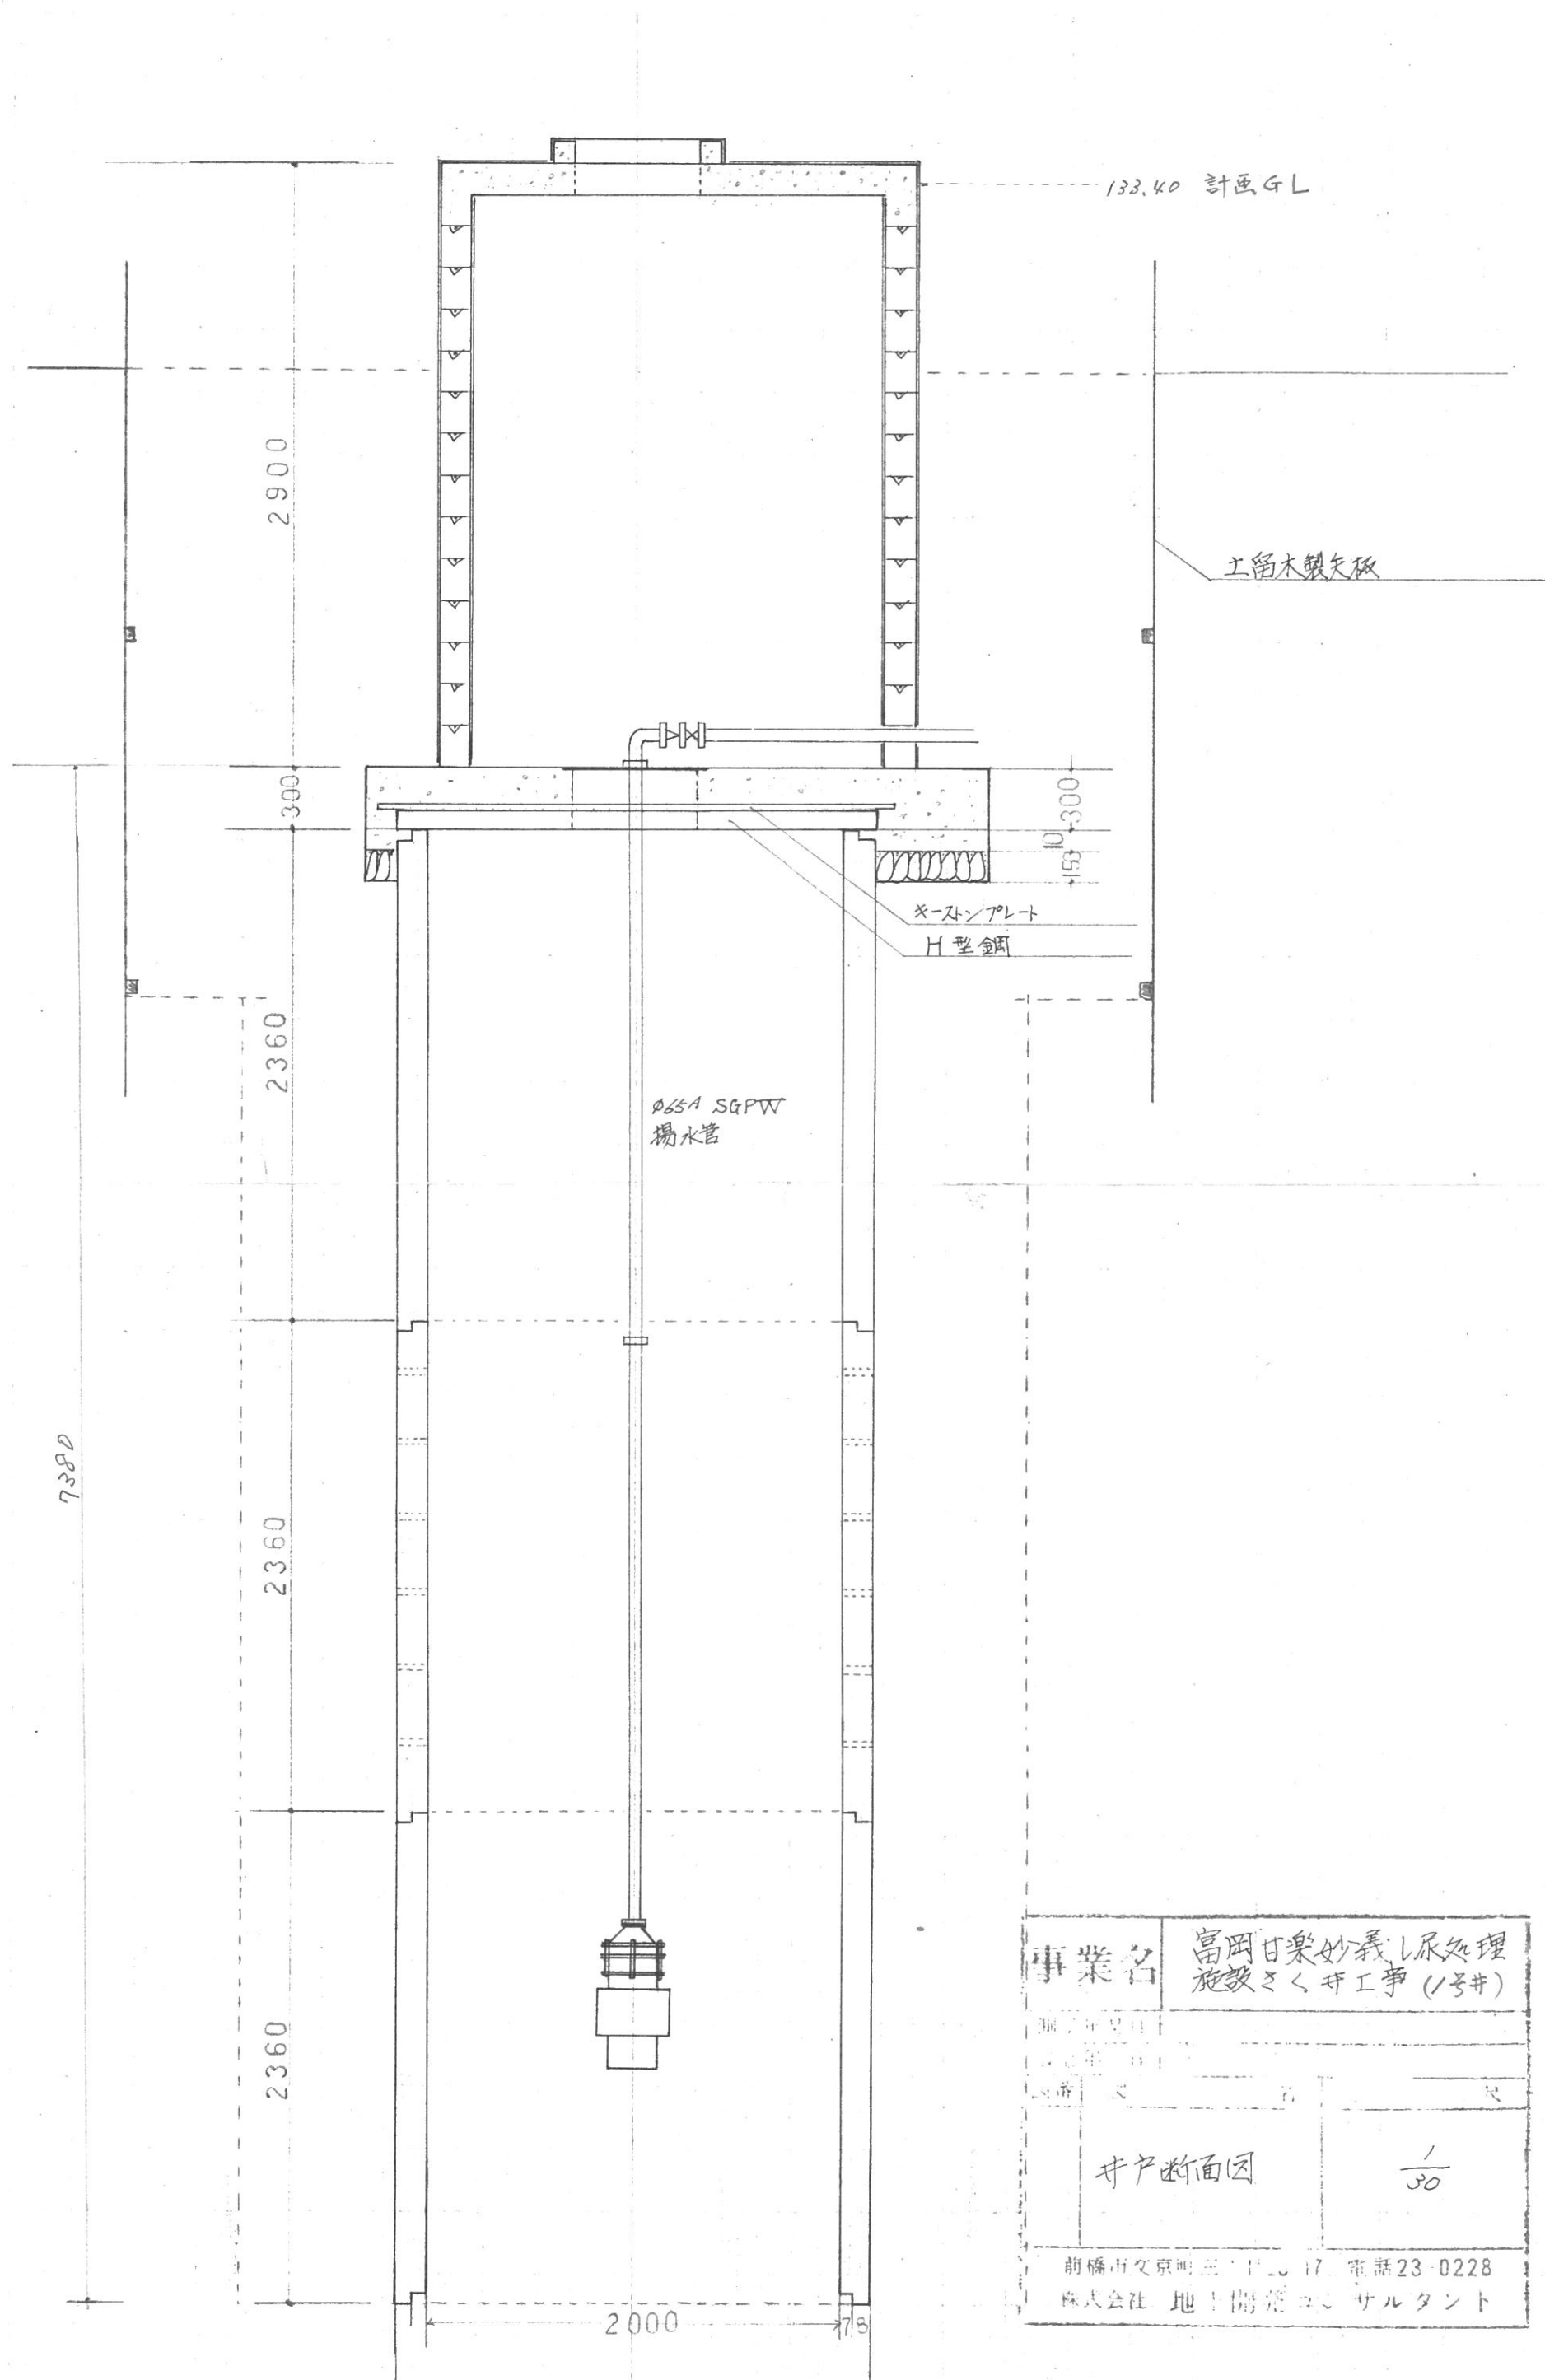

2号井

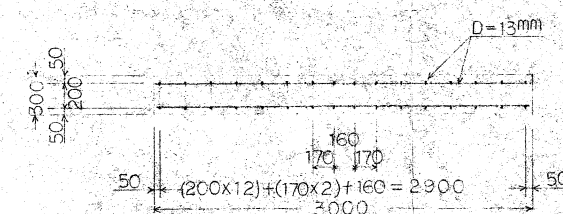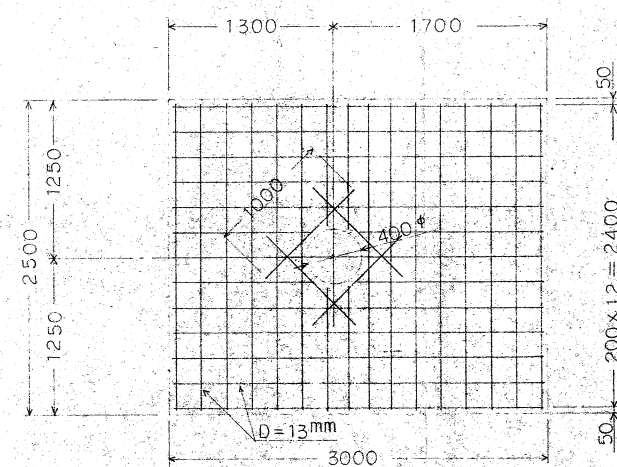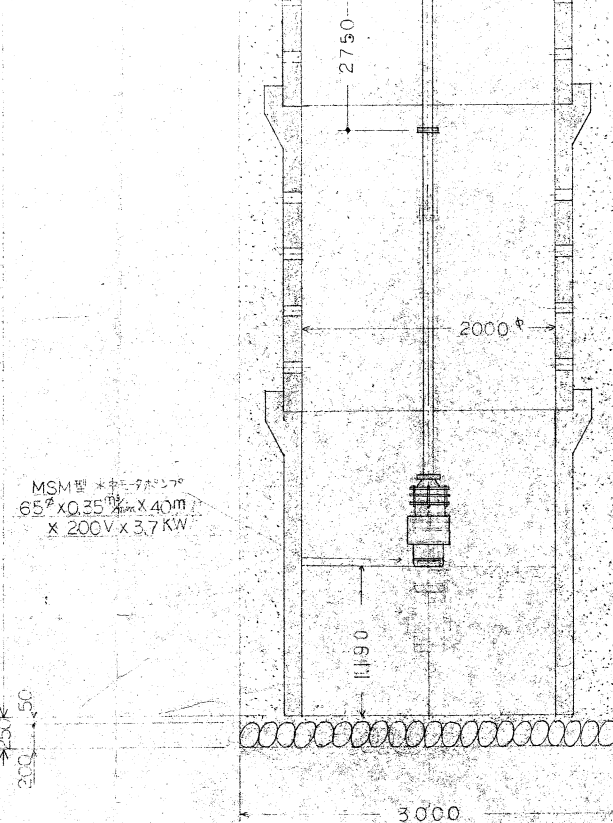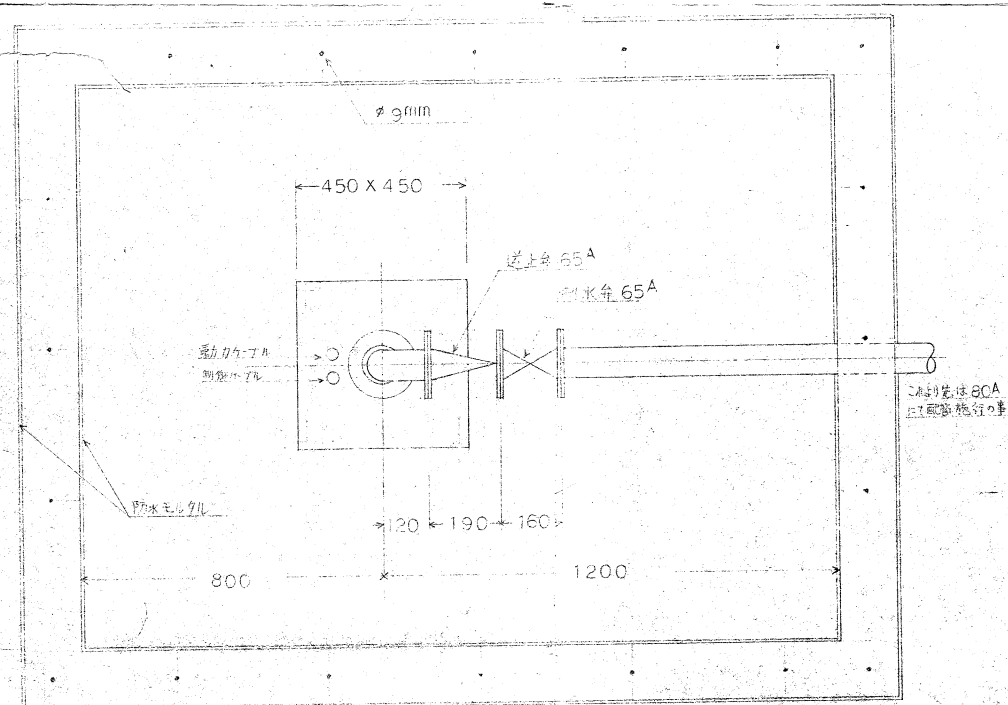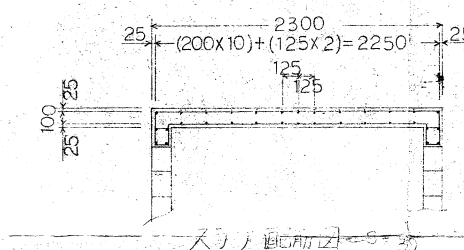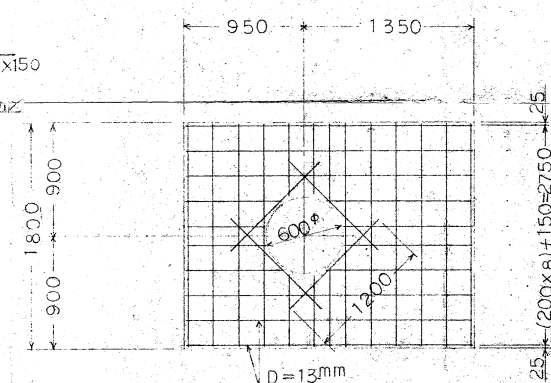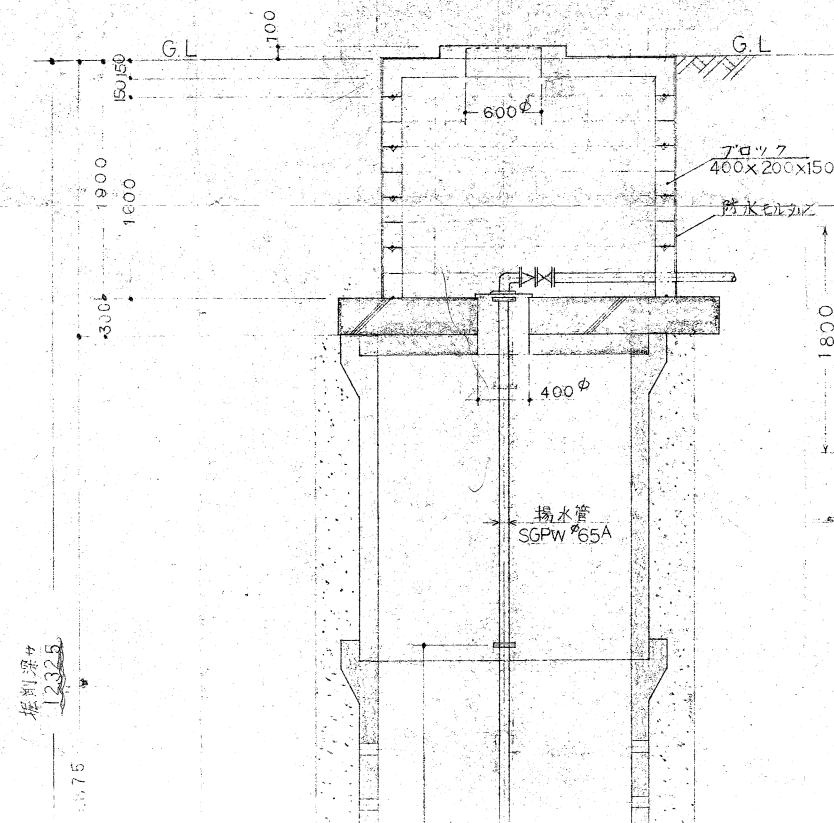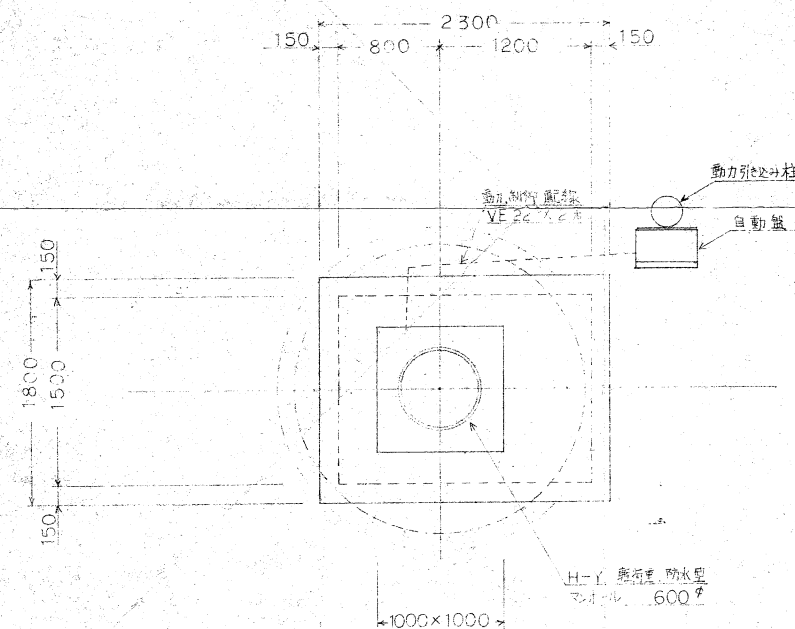

工 事 名	富岡甘藷外義衛生施設
図 面 名	井戸設備工事
縮 尺	10/30 図面番号
設計年月日	昭和51年 7月 16日